


BUDOSKRAWIS Zakłady Usługowo-Handlowe, Sp. z o.o. ul. Kosińskiego 31, 41-500 Czerwów tel. (032) 241 24 51 do 7


Sporządził: Sprawdził: Nazwa pliku: Data: Skala:

Budownia 128.dwg 02.07.2001 1:100

POZNAŃ
ul. Bułgarska 128 abc
ELEWACJA PÓŁNOCNA
INWENTARYZACJA BUDYNKU
№ 9

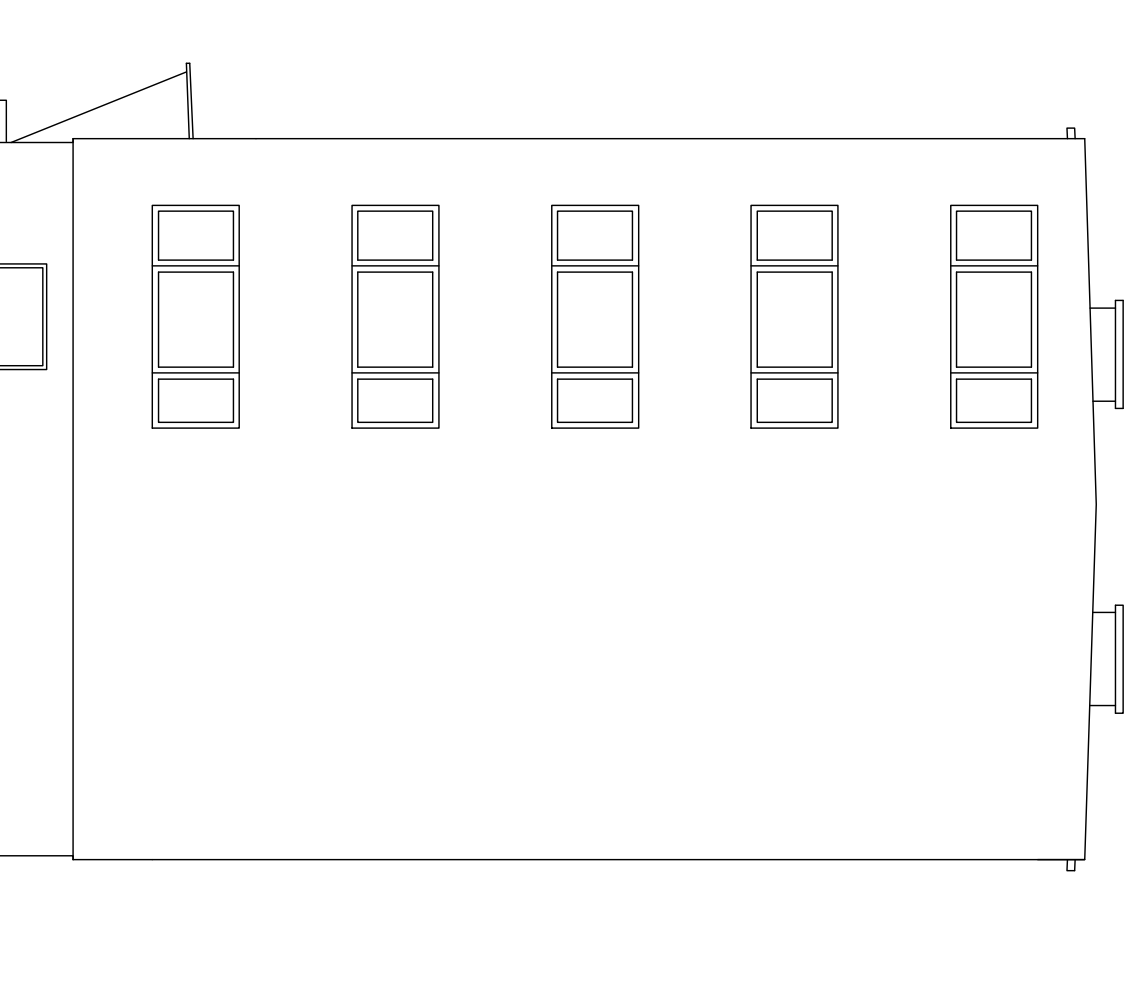

ELEWACJA ZACHODNIA

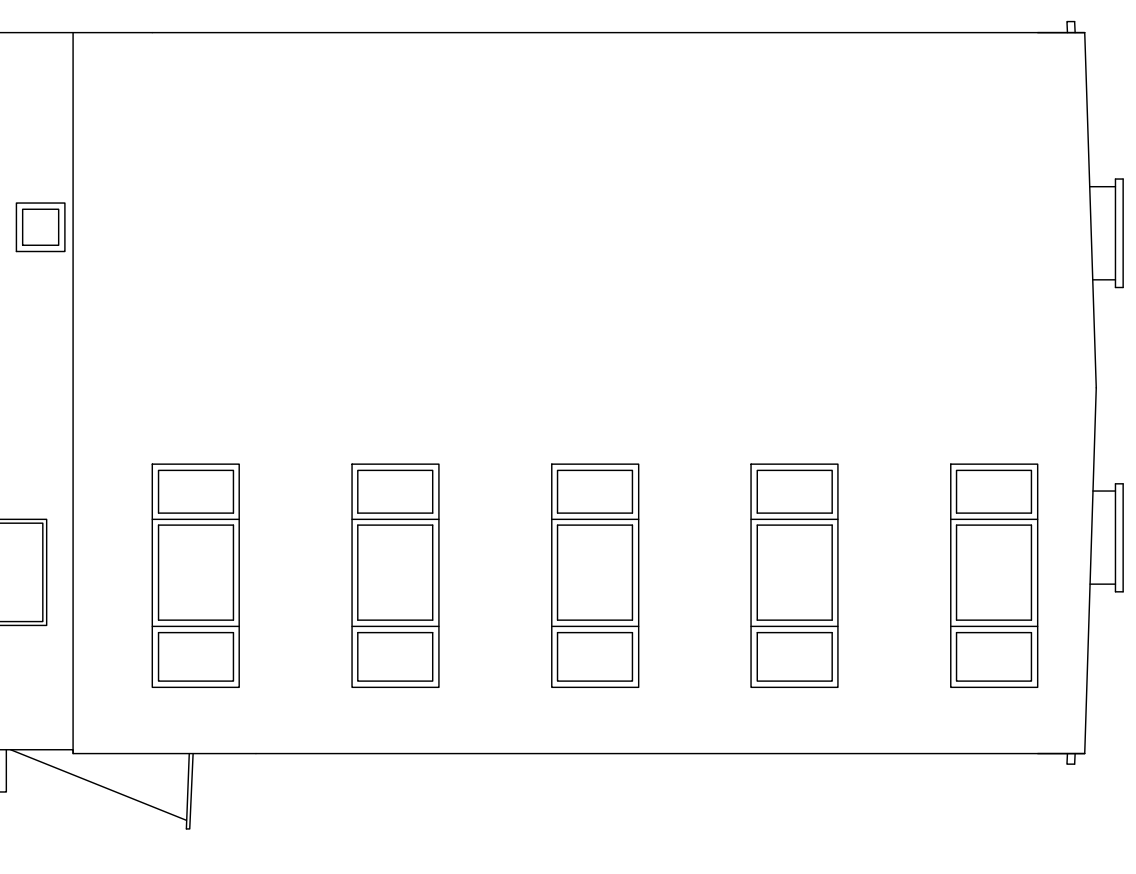

ELEWACJA WSCHODNIA

BUDOSERVIS Zakłady Usługowo-Handlowe, Sp. z o.o. ul.Kościuszki 31, 41-600 Chorzów tel. (032) 241 24 51 do 7


Opis przedmiotu	Sprawdził	Nazwa pliku	Data	Skala
		Budynka 128.dwg	02.07.2001	1:100

POZNAŃ
ul. Bułgarska 128 abc


ELEWACJA WSCH. i ZACH.

INWENTARYZACJA BUDYNKU

Nr 10

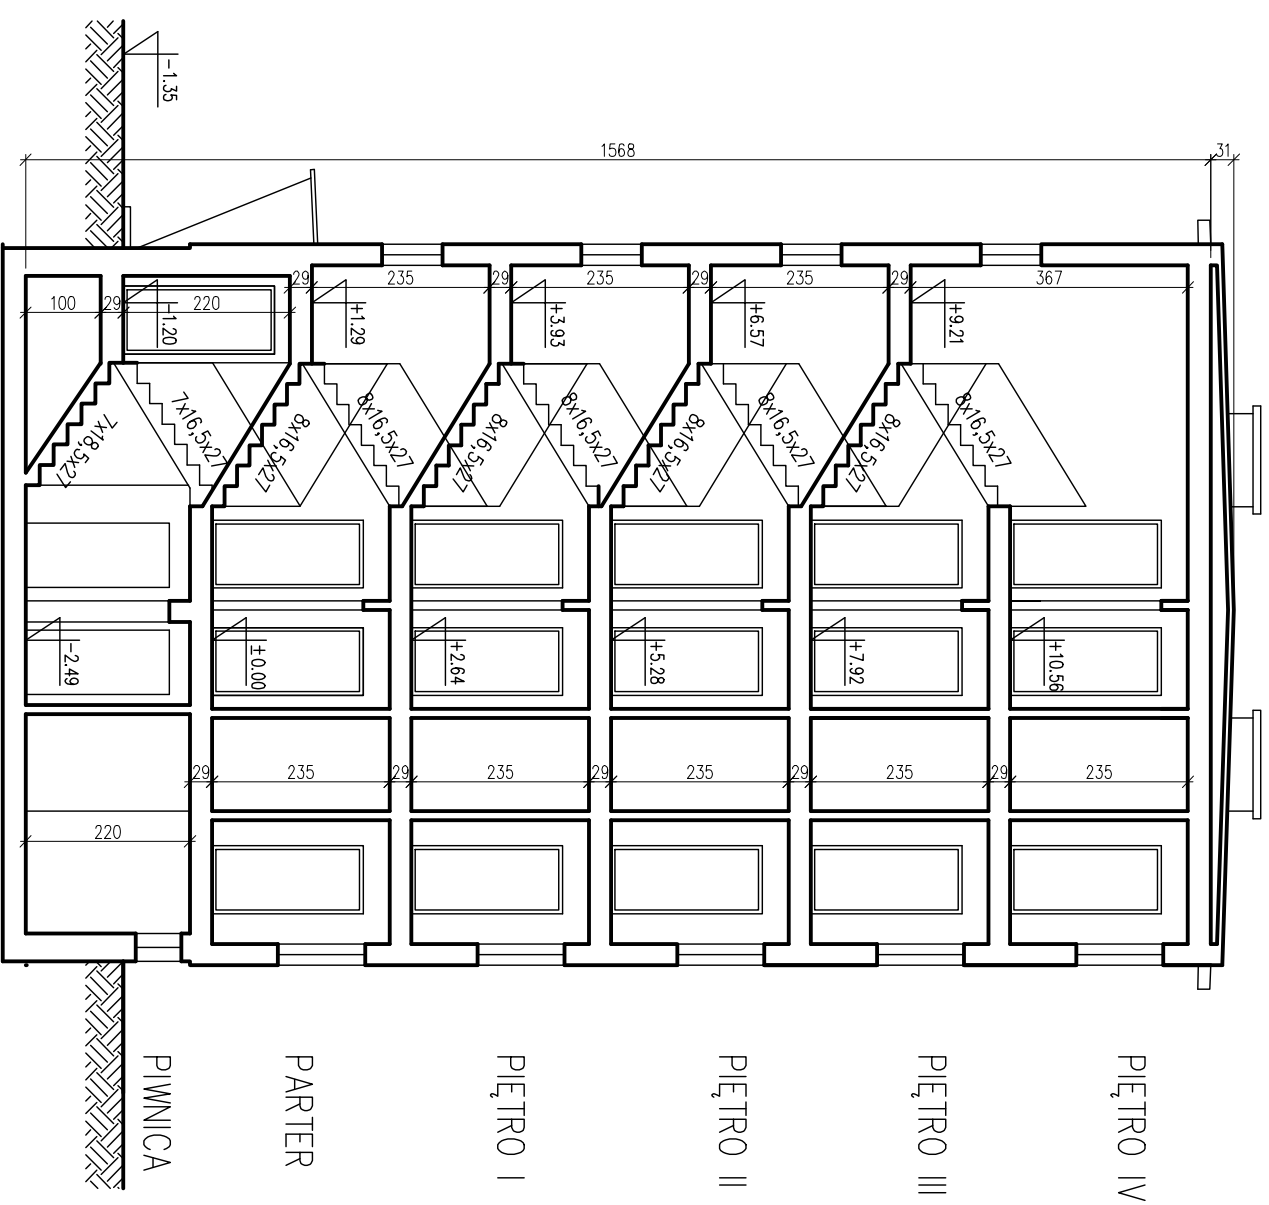

BUDOSER WIS Zakłady Usługowo-Handlowe, Sp. z o.o. ul.Kościuszki 31, 41-600 Chorzów tel. (032) 241 24 51 do 7			
Spoczątki	Sprawdził	Nazwa pliku	Data
		Budynka 128.dwg	02.07.2001
POZNAŃ		PRZEKRÓJ A-A	
ul. Bułgarska 128 abc		INWENTARYZACJA BUDYNKU	
		Skala	Nr 7
		1:100	7

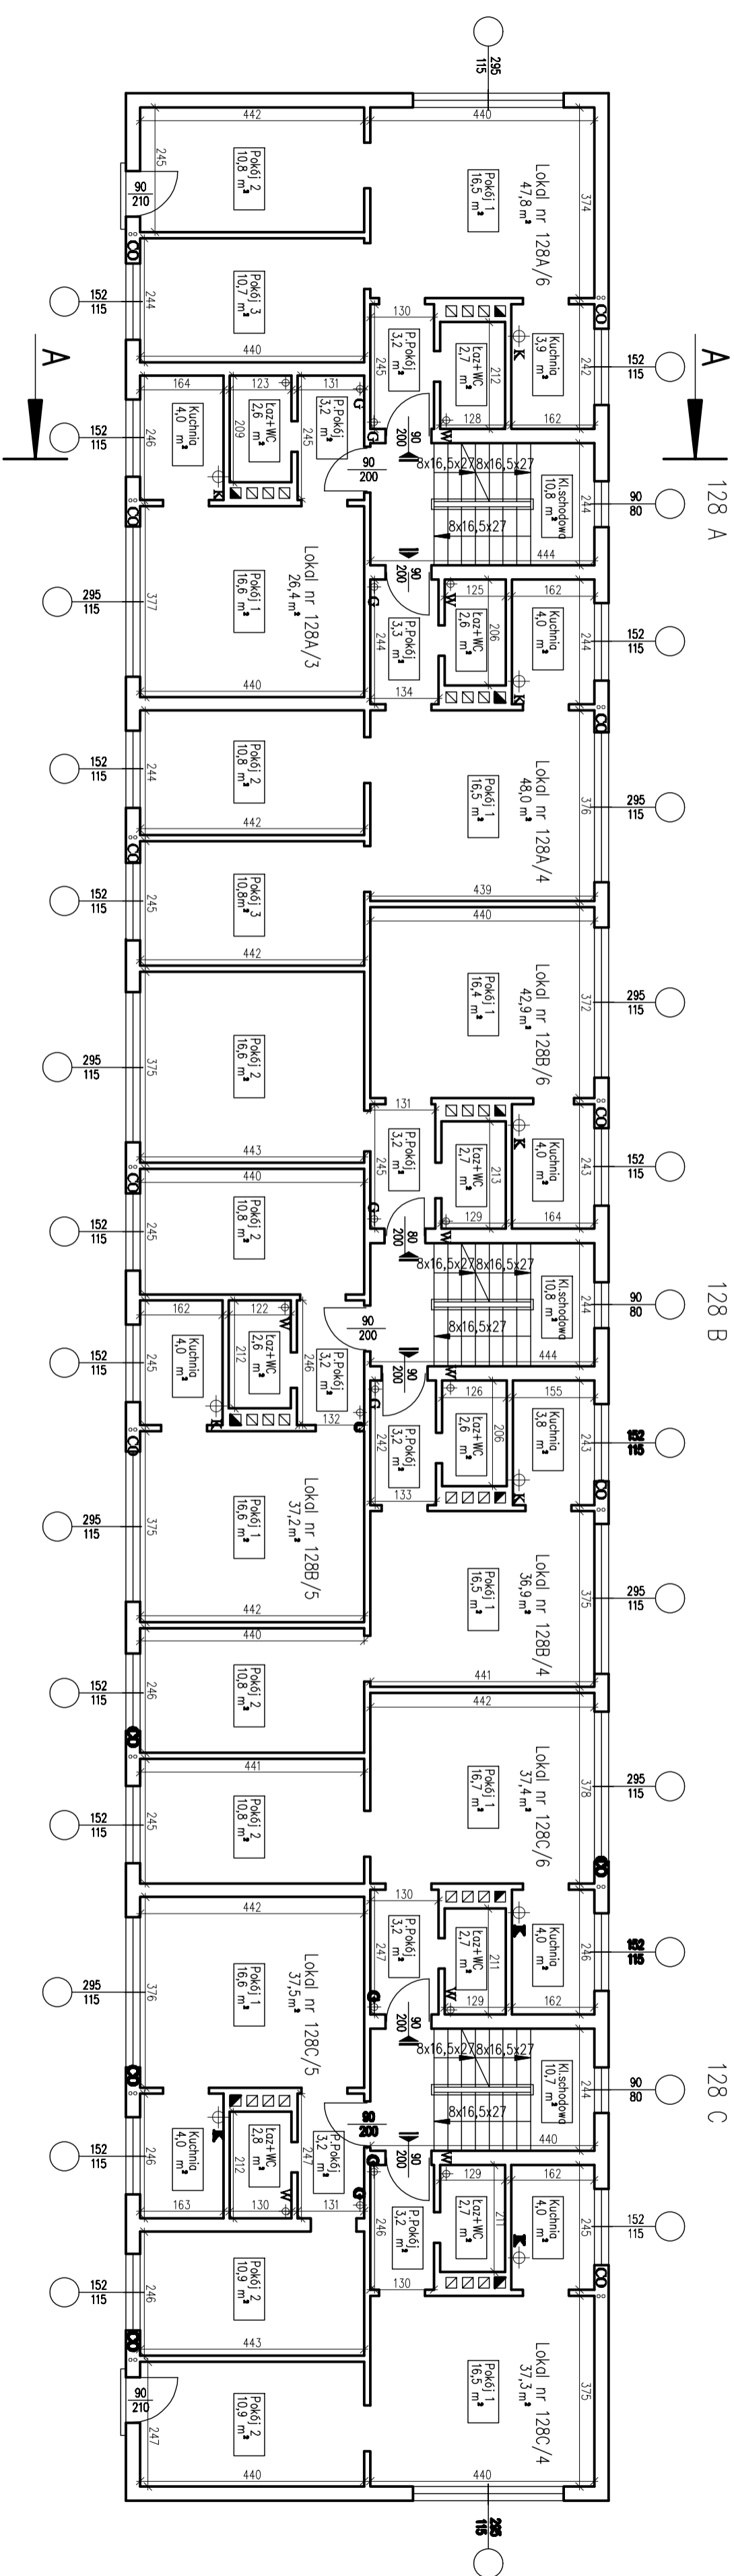


LEGENDA:

- ⊕ W pion wody
- ⊕ K pion kanalizacji
- ⊕ G pion gazu
- ⊕ CO pion CO

Wysokość kondygnacji h=2.35 m

BUDOSER WIS Zakłady Usługowo-Handlowe, Sp. z o.o. ul. Kokszałki 31, 41-400 Ciepłowód tel. (032) 241 24 51 do 7	
Sprowadził	Sprawdził
Nazwa pliku	Data
Budynka 128.dwg	05.09.2001
POZNAŃ	RZUT I PIĘTRA
ul. Bułgarska 128 abc	INWENTARYZACJA BUDYNKU
	№ 3
	Skala 1:100

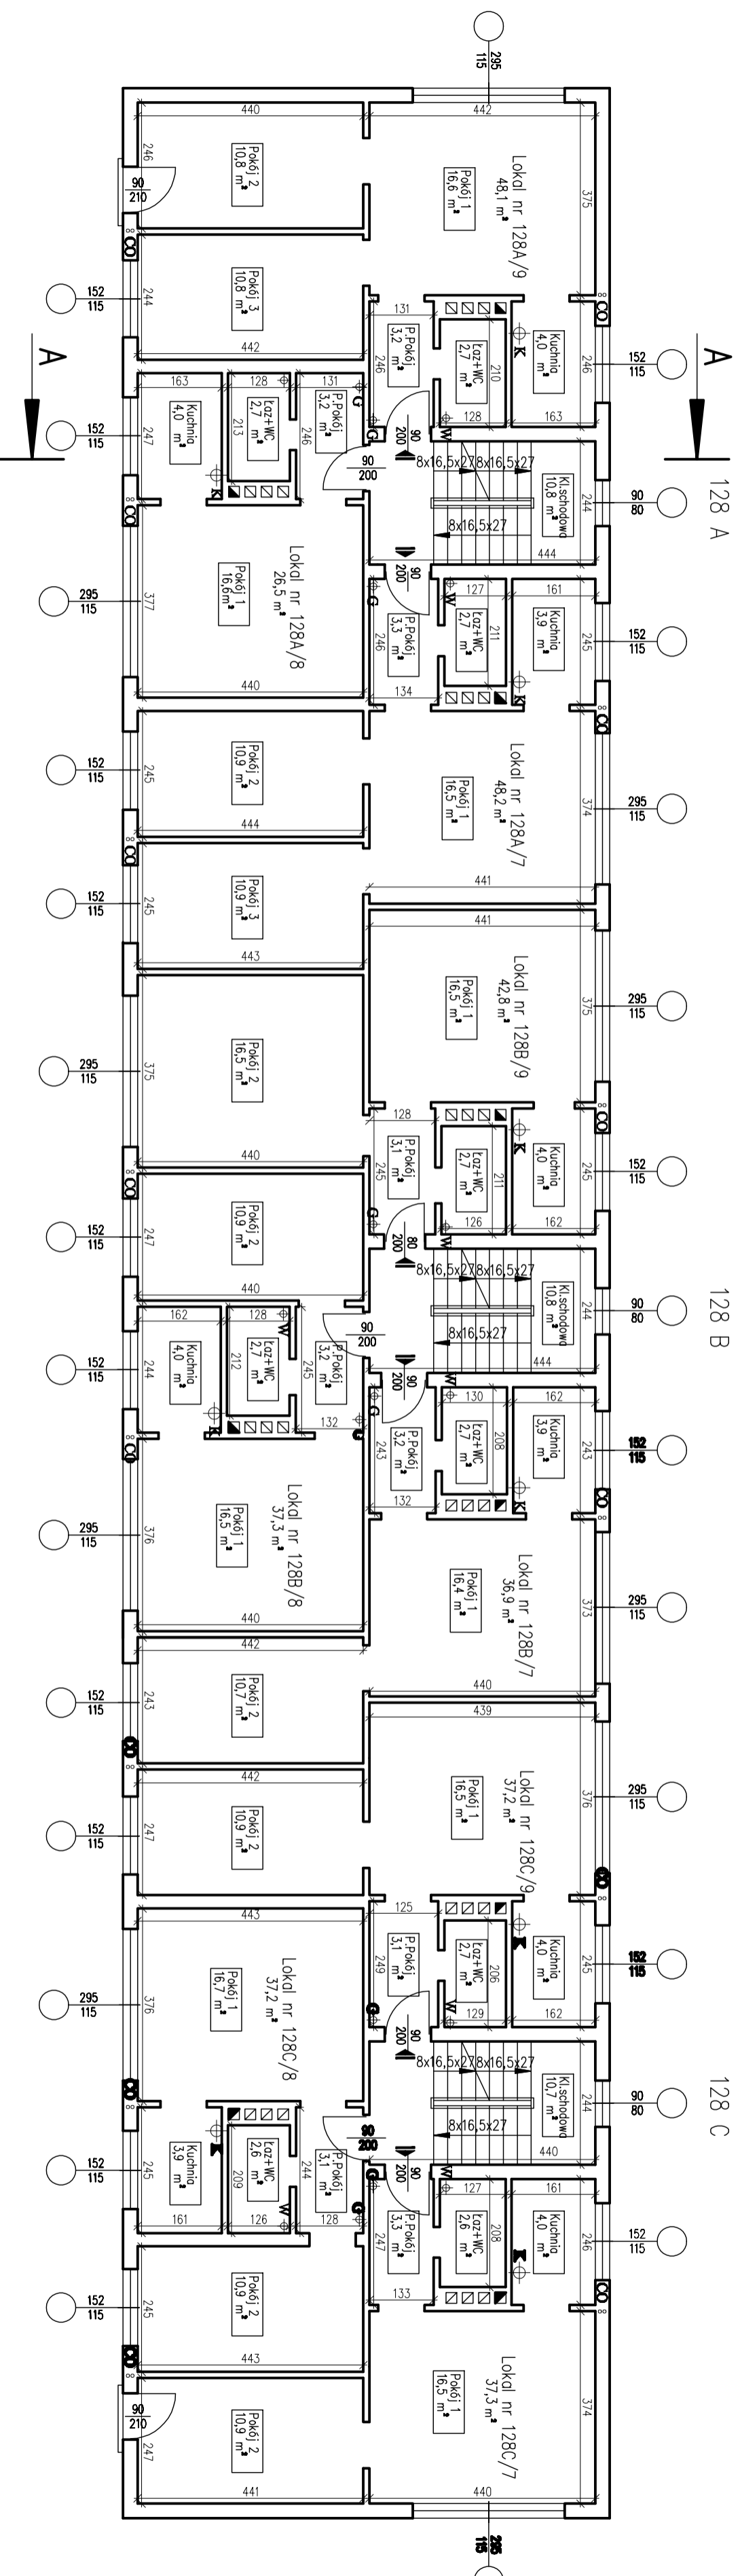


Wysokość kondygnacji $h=2.35$ m

LEGENDA:

- ⊕ W pion wody
- ⊕ K pion kanalizacji
- ⊕ G pion gazu
- ⊕ CO pion CO

BUDOSERVIS Zakłady Usługowo-Instalowe, Sp. z o.o. ul. Kosińskiego 31, 41-500 Czerwony Wód (032) 241 24 51 do 7	
Sporządził	Sprawdził
POZNAŃ	Nazwa pliku
ul. Bułgarska 128 abc	Budowana 128.dwg
RZUT II PIĘTRA	Data
INWENTARYZACJA BUDYNKU	05.09.2001
4	Skala
	1:100

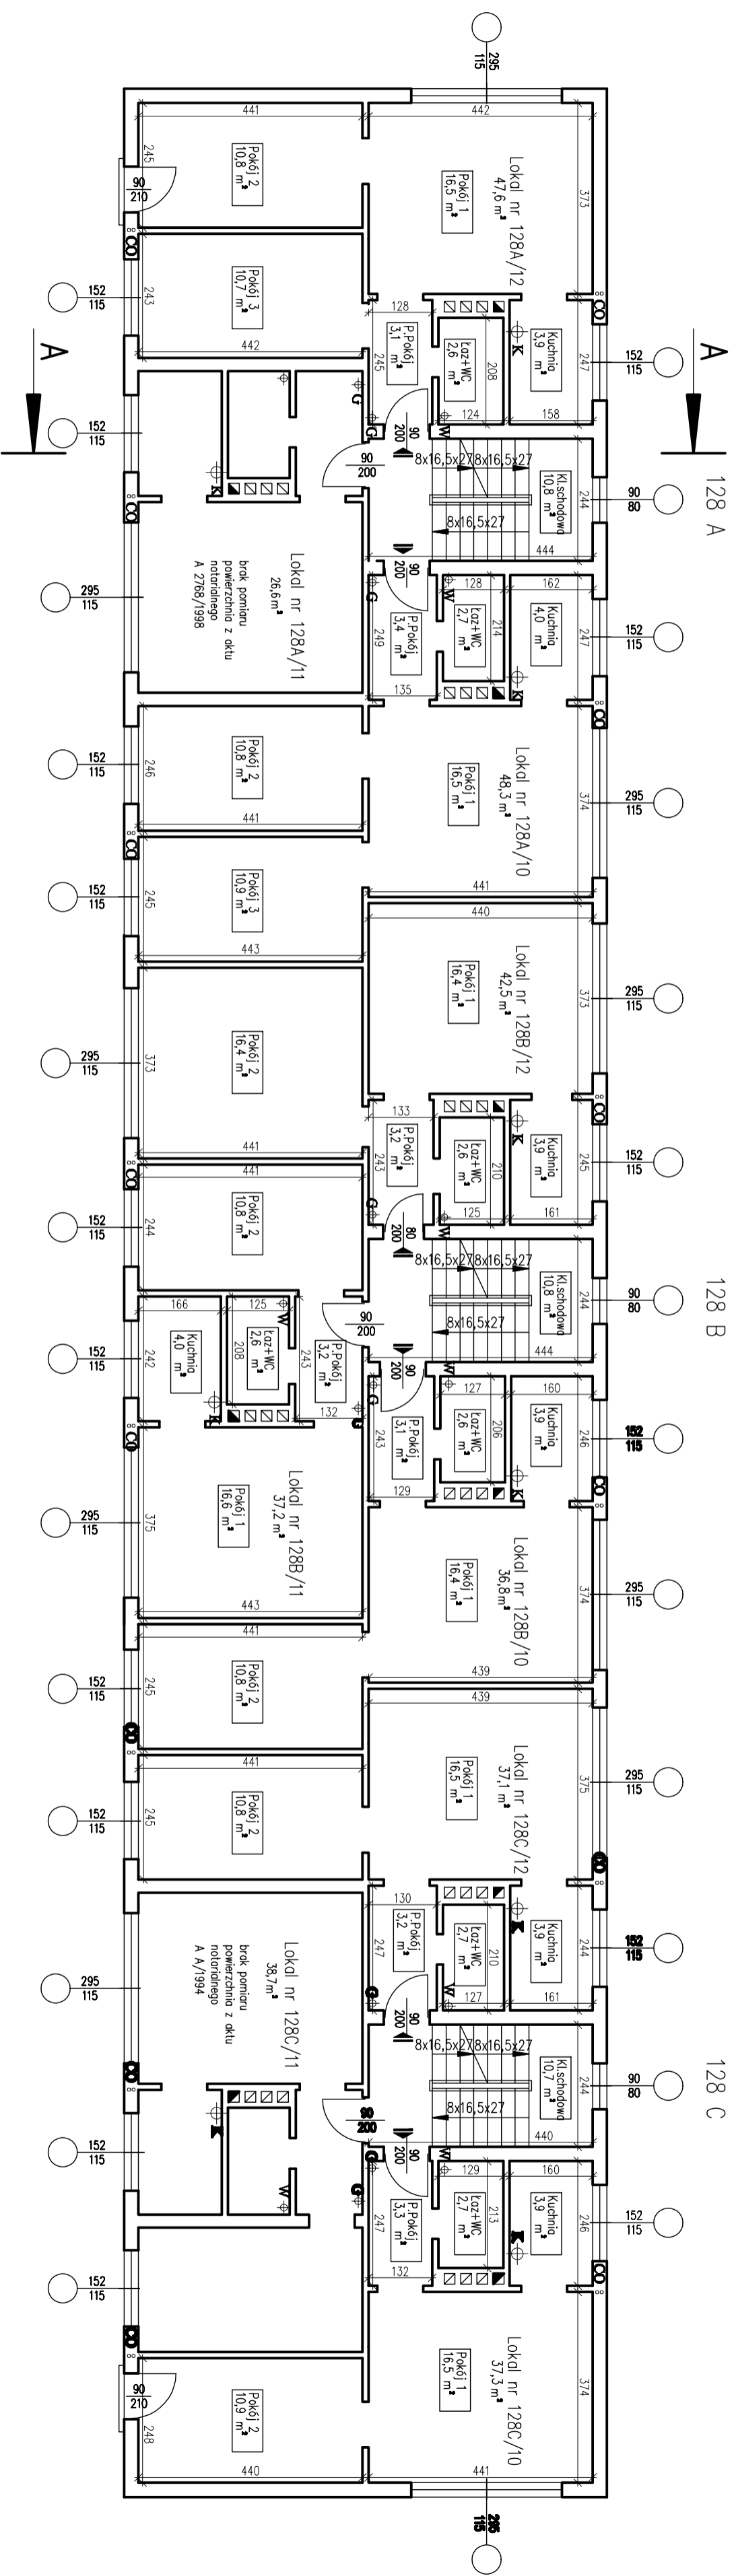

LEGENDA:

- ⊕ W pion wody
- ⊕ K pion kanalizacji
- ⊕ G pion gazu
- ⊕ CO pion CO

Wysokość kondygnacji h=2.35 m

BUDOSER WIS Zakłady Usługowo-Handlowe, Sp. z o.o. ul. Kosińskiego 31, 41-500 Ciepłowody tel. (032) 241 24 51 do 7

Sprowadził Sprawdził: **Nazwa pliku** **Data** **Skala**


Budgments 128.dwg **Budgments 128.dwg** **05.09.2001** **1:100**

POZNAŃ **RZUT III PIĘTRA**

ul. Bułgarska 128 abc

INWENTARYZACJA BUDYNKU

№ 5

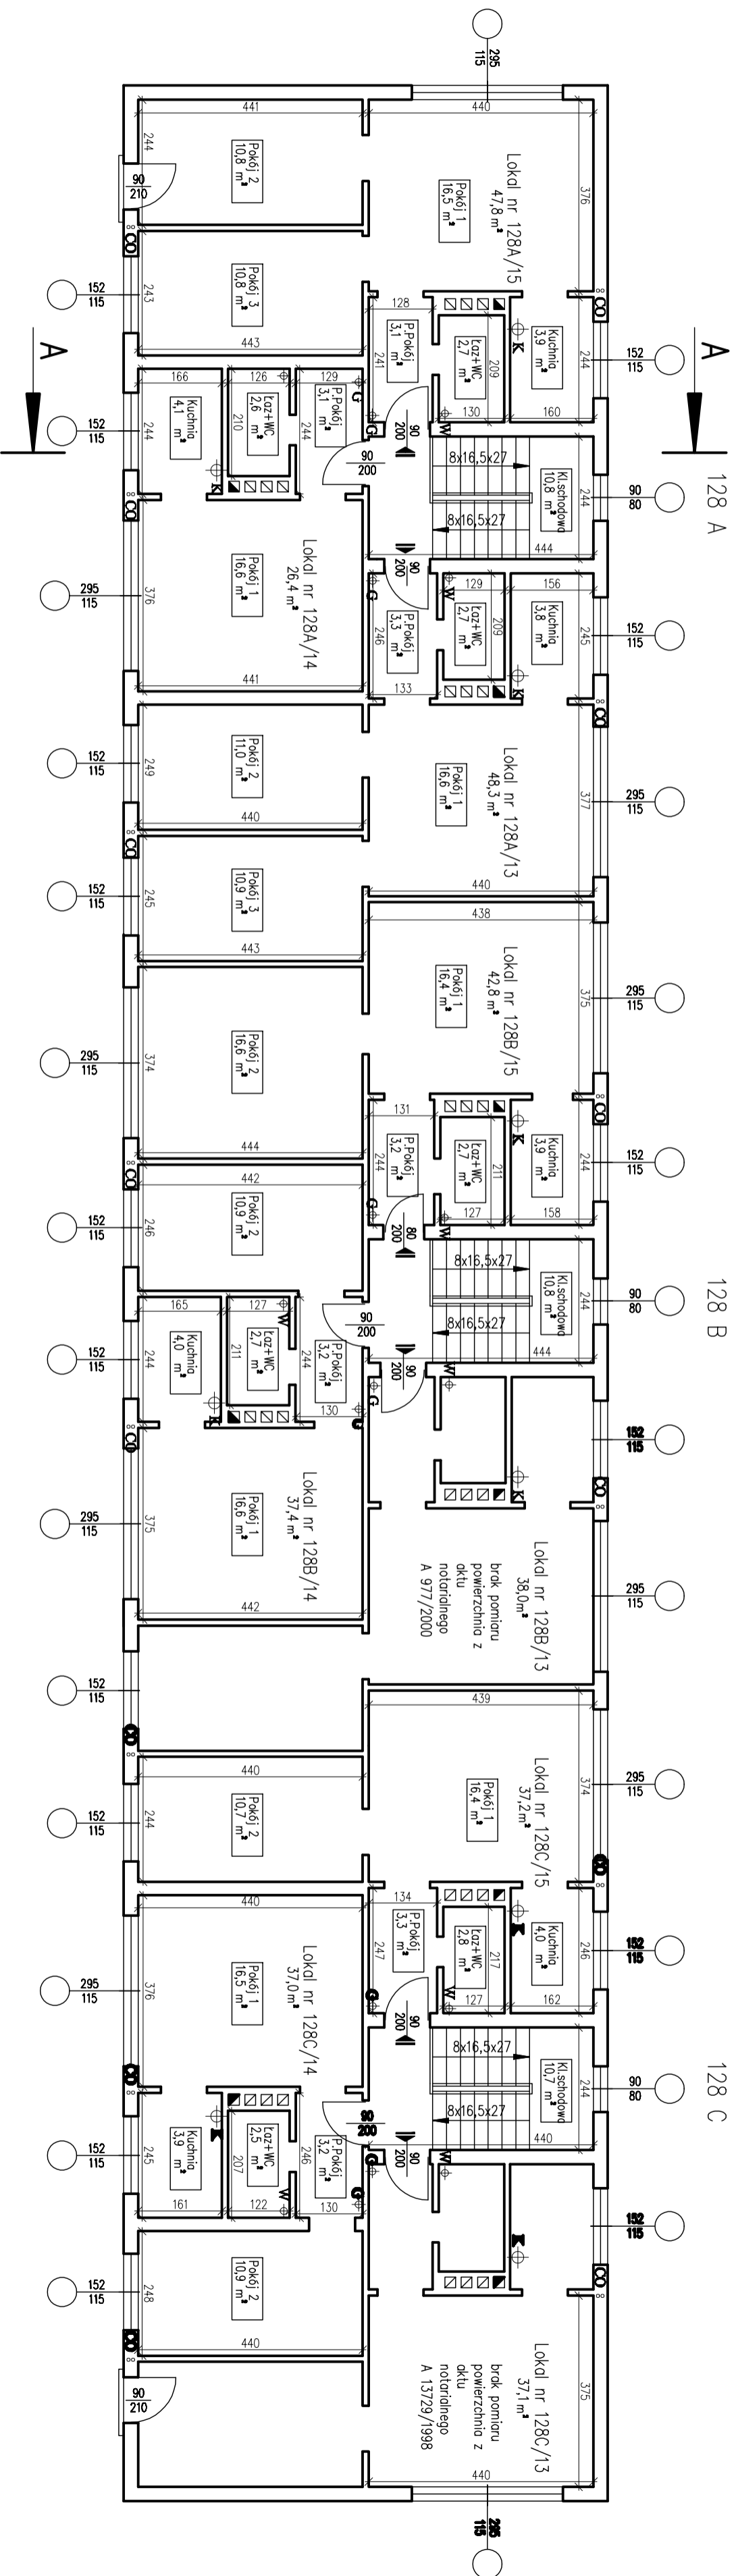


LEGENDA:

- ♣ W pion wody
- ♣ K pion kanalizacji
- ♣ G pion gazu
- ⊙ CO pion CO

Wysokość kondygnacji h=2.35 m

BUDOSERVIS Zakłady Usługowo-Handlowe, Sp. z o.o. ul.Kokoski 31, 41-500 Ciepłowód tel. (032) 241 24 51 do 7	
Sprowadzi	Sprawdził
Nazwa pliku Budganka 128.dwg	Data 05.09.2001
POZNAŃ ul. Bułgarska 128 abc	RZUT IV PIĘTRA
INWENTARYZACJA BUDYNKU	№ 6

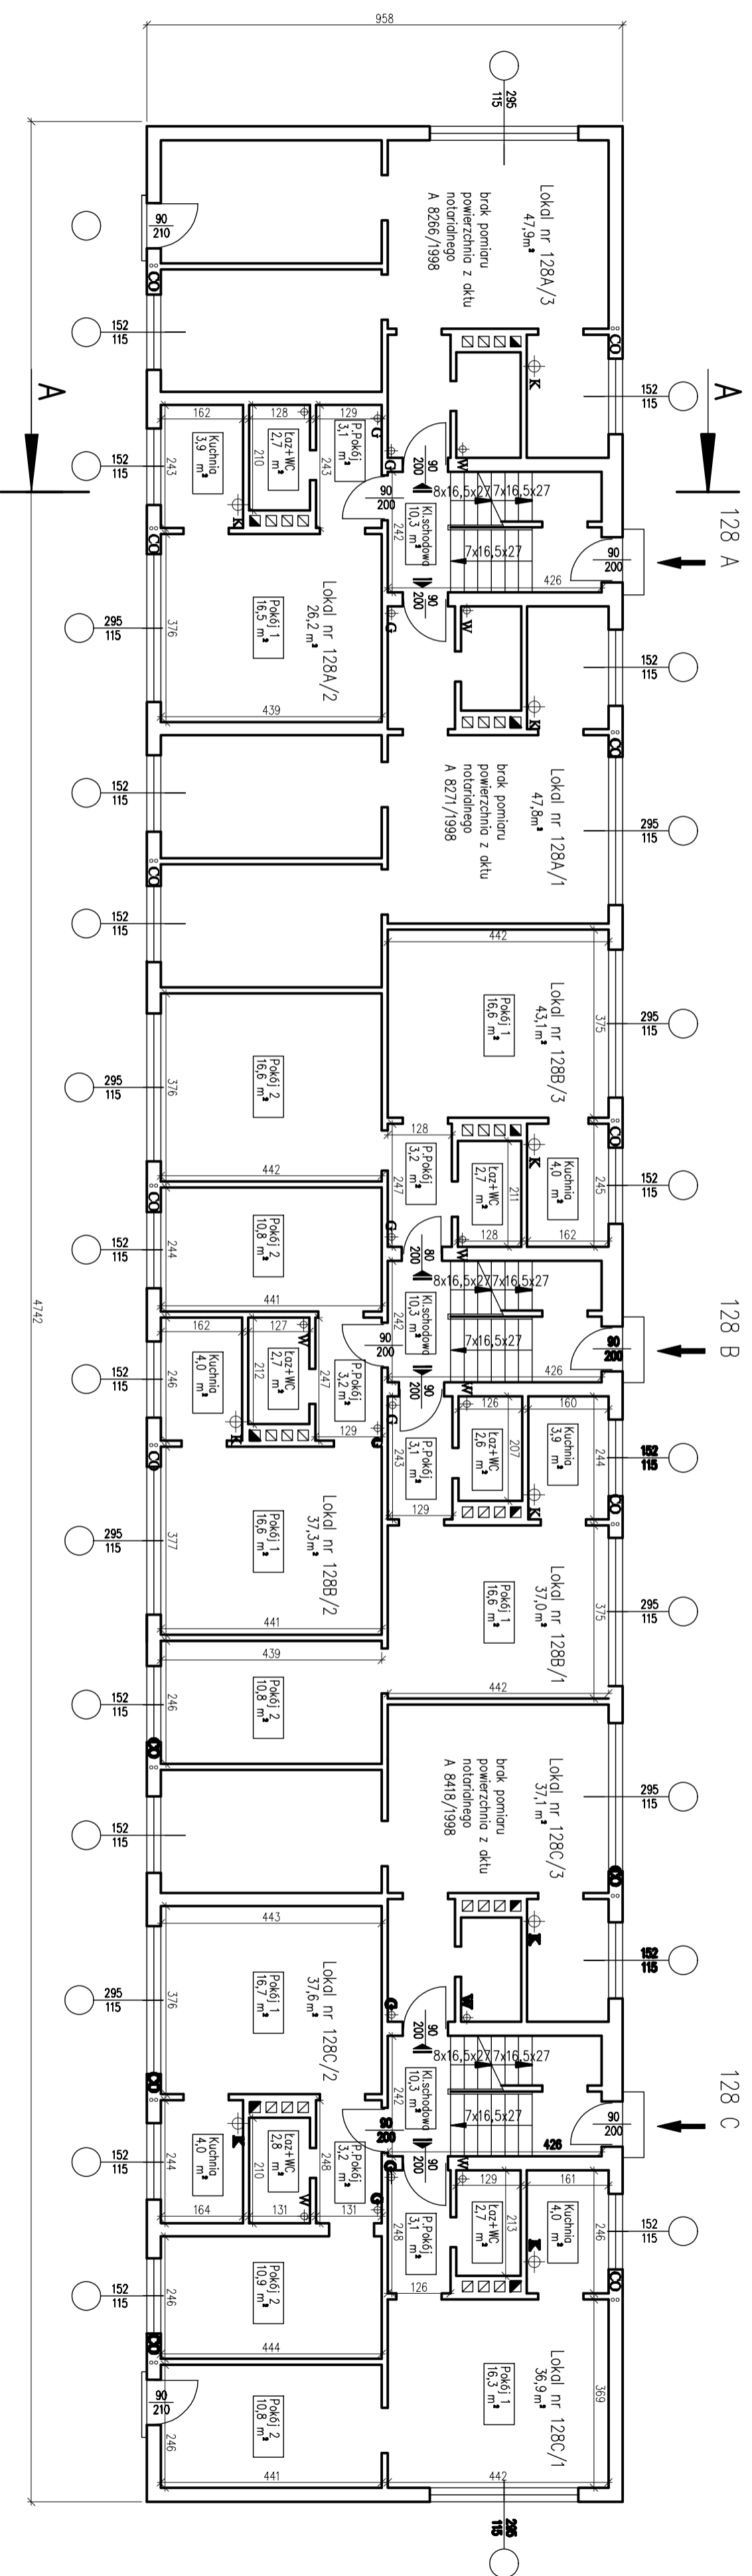


LEGENDA:

- ♣ W pion wody
- ♣ K pion kanalizacji
- ♣ G pion gazu
- ⊙ CO pion CO

Wysokość kondygnacji h=2.35 m

BUDOSERWIS Zakłady Usługowo-Handlowe, Sp. z o.o. ul.Królewska 31, 41-500 Czarnów tel. (032) 241 24 51 do 7	
Specjał	Sprawdzit
Nazwa pliku	Data
Budynka 128.dwg	05.09.2001
Skala	1:100
POZNAŃ	
ul. Bułgarska 128 abc	
RZUT PARTERU	
INWENTARYZACJA BUDYNKU	
Nr 5^o	
2	

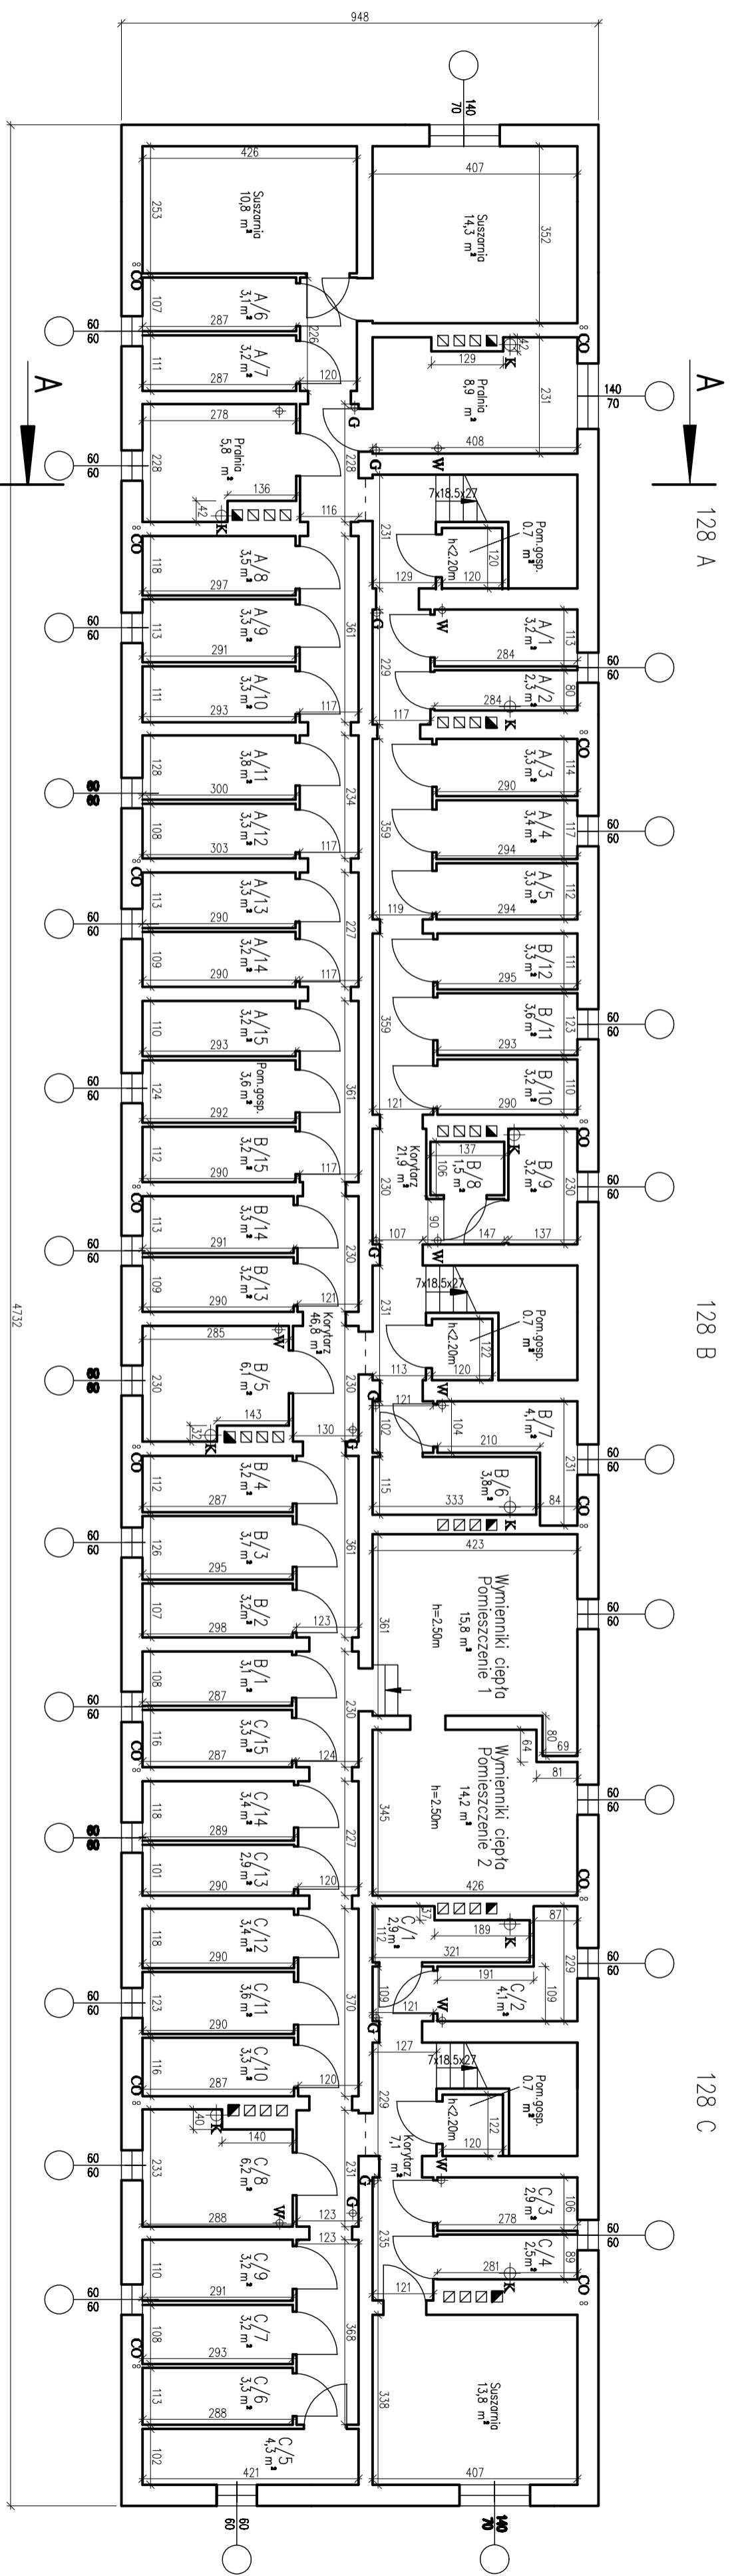

LEGENDA:

- ⊕ W pion wody
- ⊕ K pion kanalizacji
- ⊕ G pion gazu
- ⊙ CO pion CO

Wysokość kondygnacji h=2.20 m

BUDOSERVIS Zakłady Usługowo-Handlowe, Sp. z o.o. ul.Kokoski 31, 41-400 Ciepłowód tel. (032) 241 24 51 do 7

Specjalista	Sprawdził	Nazwa pliku	Data	Skala
		Budynka 128.dwg	05.09.2001	1:100

POZNAŃ

ul. Bułgarska 128 abc

RZUT PIWNIC

INWENTARYZACJA BUDYNKU

Kępa 1